


ESCALA 1:50

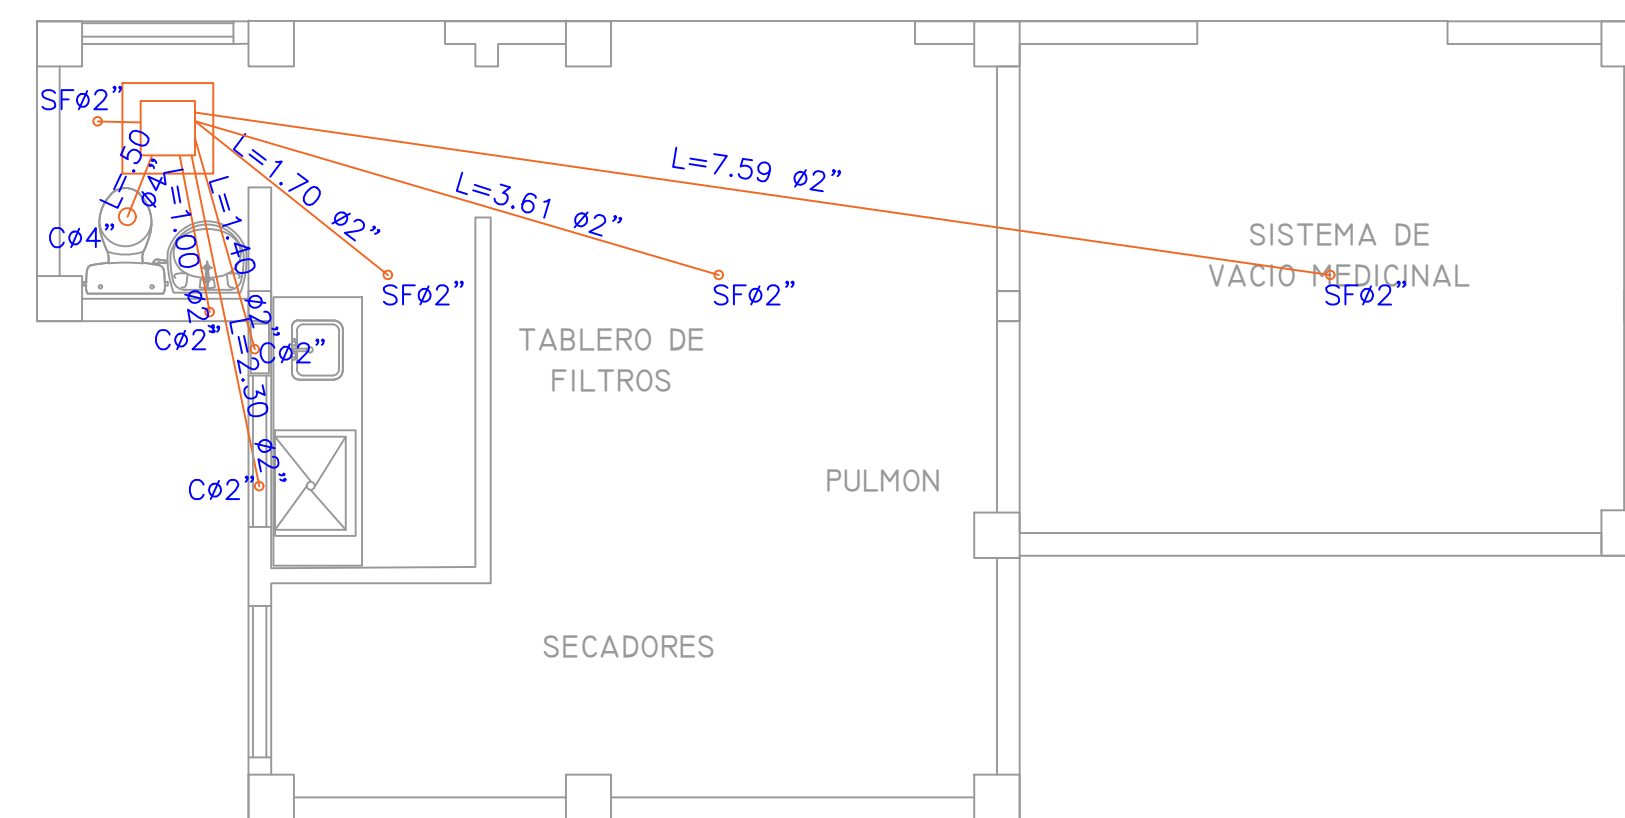

ESCALA 1:50



PROYECTO :
A TODO COSTO CONSTRUCCION CENTRAL DE AIRE Y VACIO MEDICINAL DE LA ESE HOSPITAL DEPARTAMENTAL SAN ANTONIO DE PADUA LA PLATA - HUILA

CONTRATISTA :
 UNION TEMPORAL UCI LA PLATA:
 Ing. EDWARD AMAYA TOVAR
 REPRESENTANTE LEGAL - UT

GERENTE HOSPITAL:
 DRA. GLADYS DURAN BORRERO

SUPERVISOR :
 Ing. JESUS DARIO CASTRO ROJAS
 MP 25202-06382 CND

DISEÑO ESTRUCTURAL :
 Ing. OLGA PATRICIA GONZALEZ V.
 M.P. 6820218659 SANTANDER

CONTIENE :
PLANOS HIDROSANITARIOS SISTEMA MEDICINAL
 ESCALA : **1:50**

REVISIONES		
V	FECHA:	MODIFICACION:
1	2021	
RUTA ARCHIVO MAGNETICO: SISTEMA MEDICIANAL HIDROSANITARIOS.dwg		

FECHA:
 FEBRERO DEL 2021
 PLANO No.
A -01